


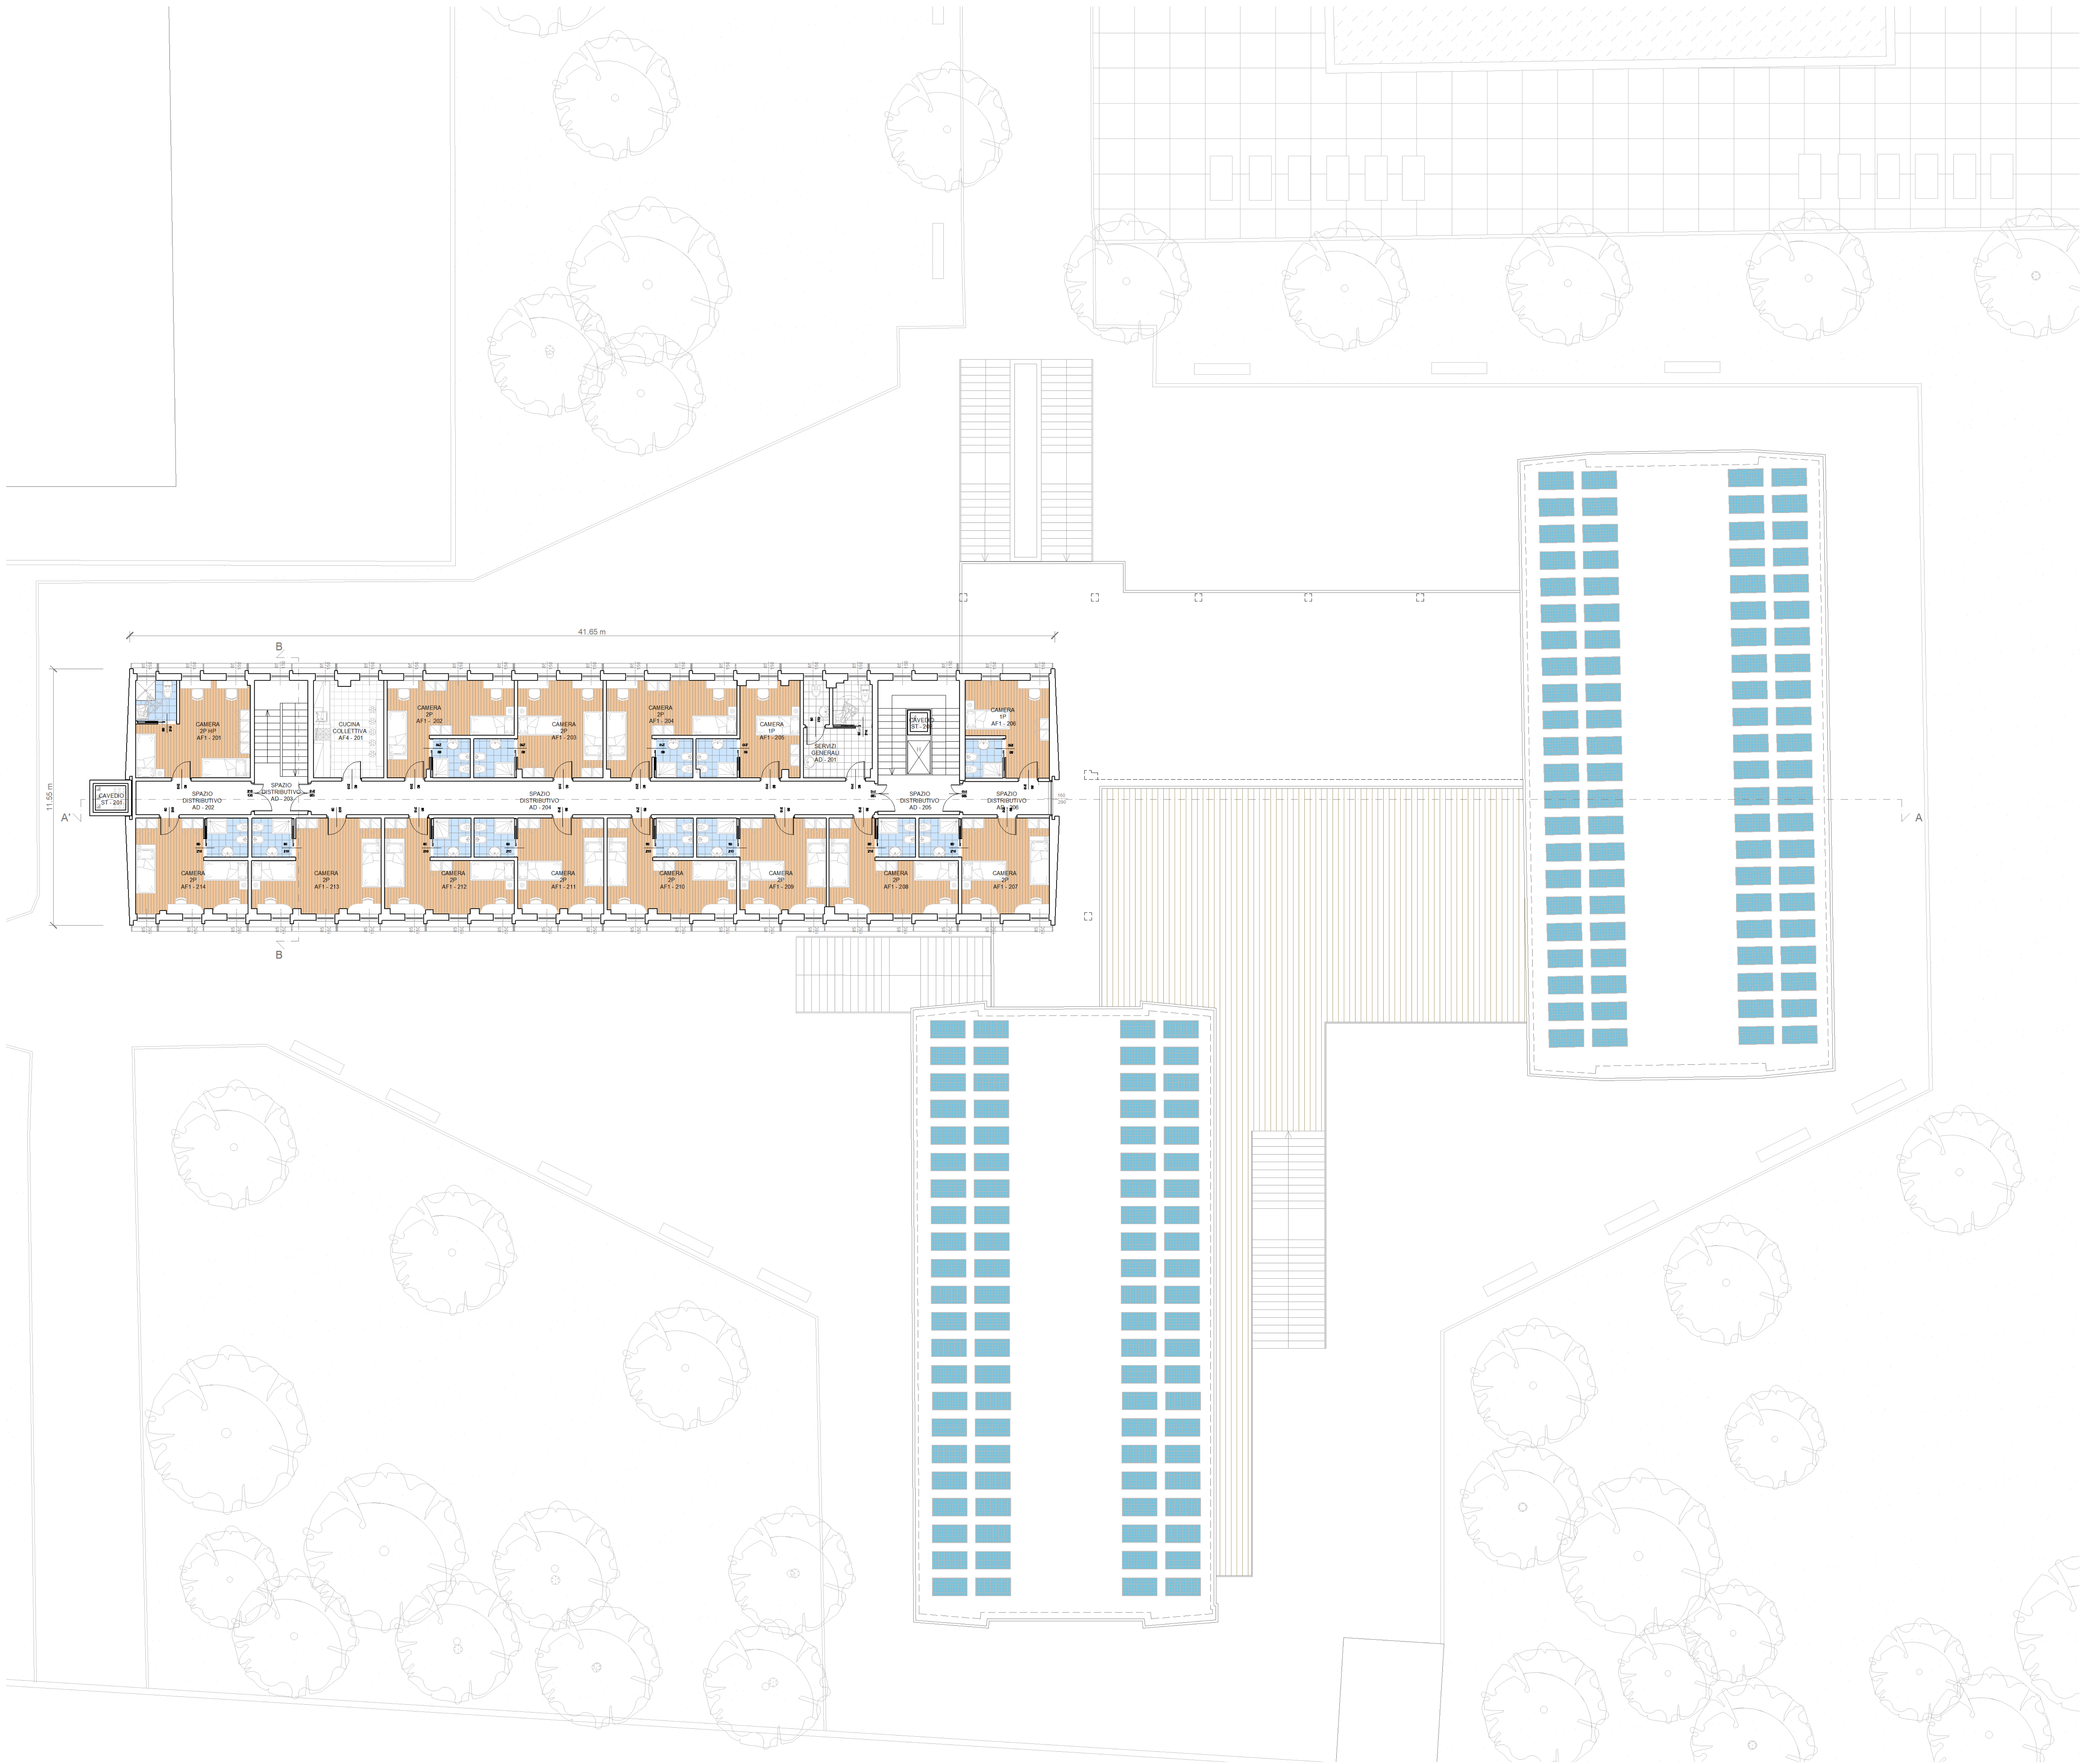

PIANTA PIANO SECONDO



EDISU - PIEMONTE
Ente Regionale per il Diritto allo Studio Universitario
Via M. Cristina 83 - 10126 Torino
C.F. 01470000010 - P.IVA 0450000010
presidenza@edisu.piemonte.it

Comune di Novara

RISTRUTTURAZIONE ED EFFICIENTAMENTO ENERGETICO DELL'EX CENTRO SOCIALE DA DESTINARSI A RESIDENZA UNIVERSITARIA AI FINI DEL V BANDO L.338/2000
Viale Giulio Cesare - 28100 Novara

PROGETTO DI FATTIBILITA' TECNICO ECONOMICA (PFTE)

PROGETTISTA:
Studio **ARCHAM**
Via Caffaro 11/1 - 16124 Genova
Arch. Andrea **MARTINUZZI**


PROGETTO ARCHITETTONICO ED EDILIZIO

Studio **ARCHAM**
Arch. Andrea **MARTINUZZI**
Arch. Davide **GHINATTI**
Arch. Luca **DRAGO**
Arch. Giampaolo **ZINGHINI**

PROGETTO IMPIANTI ED ENERGIA
STUDIO **TECHNE** srl

PRIME INDICAZIONI SICUREZZA

Studio **ARCHAM**
Arch. Andrea **MARTINUZZI**

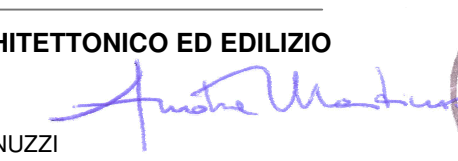

STAZIONE APPALTANTE
EDISU - PIEMONTE

Ente Regionale per il Diritto allo Studio Universitario
Via M. Cristina 83 - 10126 Torino
Legale Rappresentante
Dot. **Alessandro Ciro SCIRETTI**

RESPONSABILE UNICO DEL PROCEDIMENTO

EDISU - PIEMONTE
Dott.ssa **Donatella D'AMICO**

SUPPORTO TECNICO AL RUP
Ing. **Sandro PETRUZZI**

CODICE ELABORATO
FTE-A - 1201

TITOLO
Progetto Architettonico Piano Secondo

SCALA:
1:100

DATA PRIMA EMISSIONE
10/05/2022

DATA EMISSIONE FINALE
10/05/2022



DATA:	Rv:	AGGIORNAMENTI:	REDATTO	VERIFICATO	CONTROLLATO
0					
1					
2					
3					